


SCHEMA VZT - ZAR. 1 -KLIMATIZACIA CENTRALNEJ STERILIZACIE

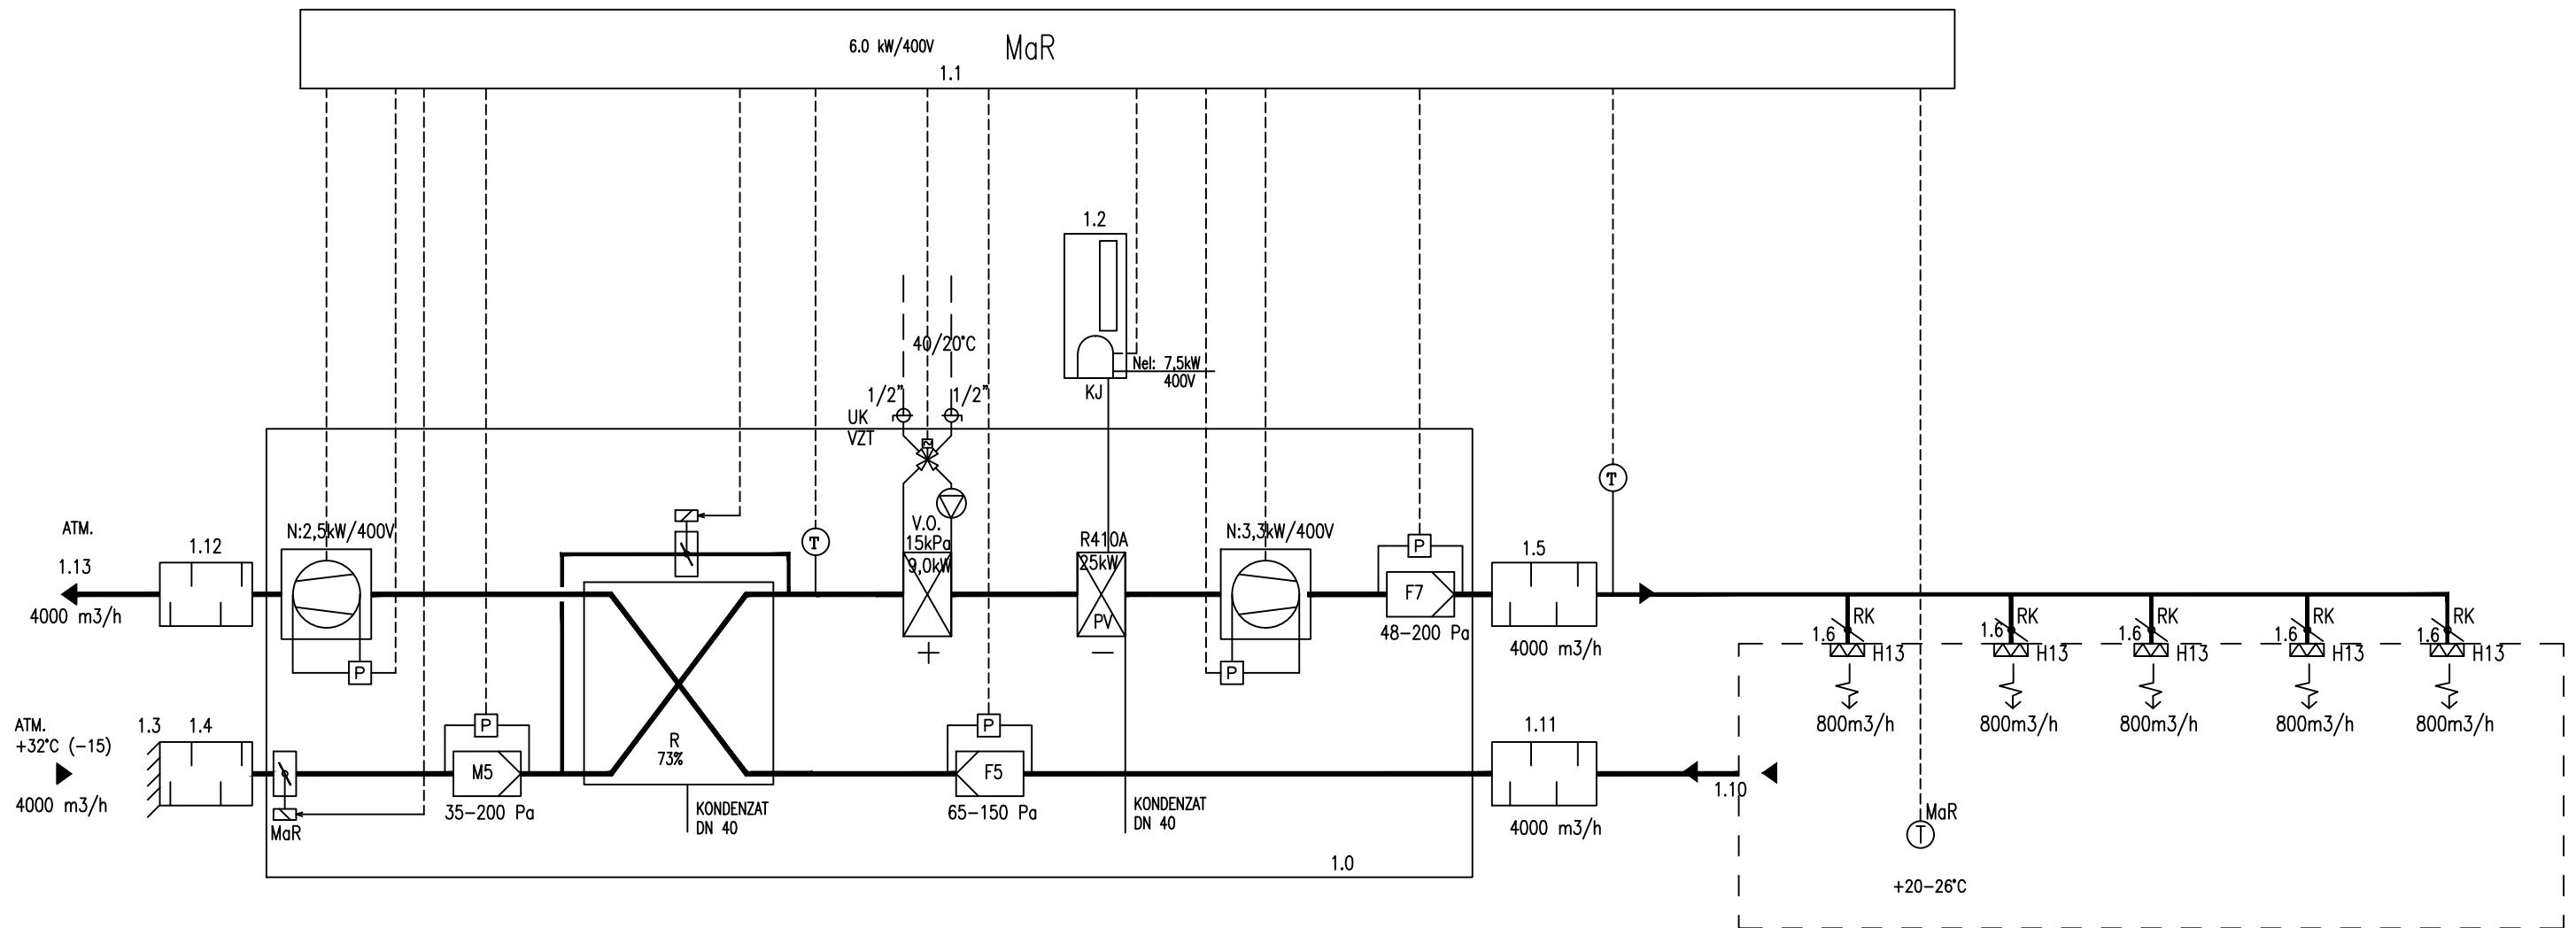

MaR

Klimatizáciu bude riadiť systém automatickej regulácie. MaR bude sústredená vo vlastnom rozvádzači VZT-MaR a bude zabezpečovať:

- ovládanie chodu jednotlivých zariadení, automatický alebo ručný režim,
- termickú kontrolu motorov
- ovládanie klapky bypassu rekuperátora
- reguláciu teploty prírodného vzduchu aktuálnu aj pre rôzne časti dňa

- reguláciu vzduchového výkonu
- ovládanie chodu chladiacej jednotky
- protimrazovú ochranu výmenníkov a rekuperátora
- snímanie diferenčných tlakov filtrov, ventilátorov
- hlásenie poruchových stavov
- všetky prvky riadenia budú s protokolom na komunikáciu, napojenú na Modbus

HLAVNÝ ING.PROJEKTU		PROJEKTOVAL	KRESLIL	VZT-PRO BRATISLAVA M: 0905 939 806 e-mail: patoprsty@vzt.sk	
		PATOPRSTY	PATOPRSTY		
KRAJ	ŽILINSKÝ	MU	ŽILINA	ZAKAZKA C	02.2020
INVESTOR	NsP ŽILINA			UCEL	RP
STAVBA	Klimatizácia centrálnej sterilizácie FNŠP Žilina			FORMAT	2 A4
OBJEKT (SUBOR)	Centrálna sterilizácia			DATUM	02.2020
PROFESIA	VZDUCHOTECHNIKA			ARCH.	
OBSAH VYKRESU	SCHEMA VZT			CISLO	
				MIERKA 1:50	VYKRES C 02